



DETALHAMENTO - RAMP A ACESSÍVEL SEM ESCALA

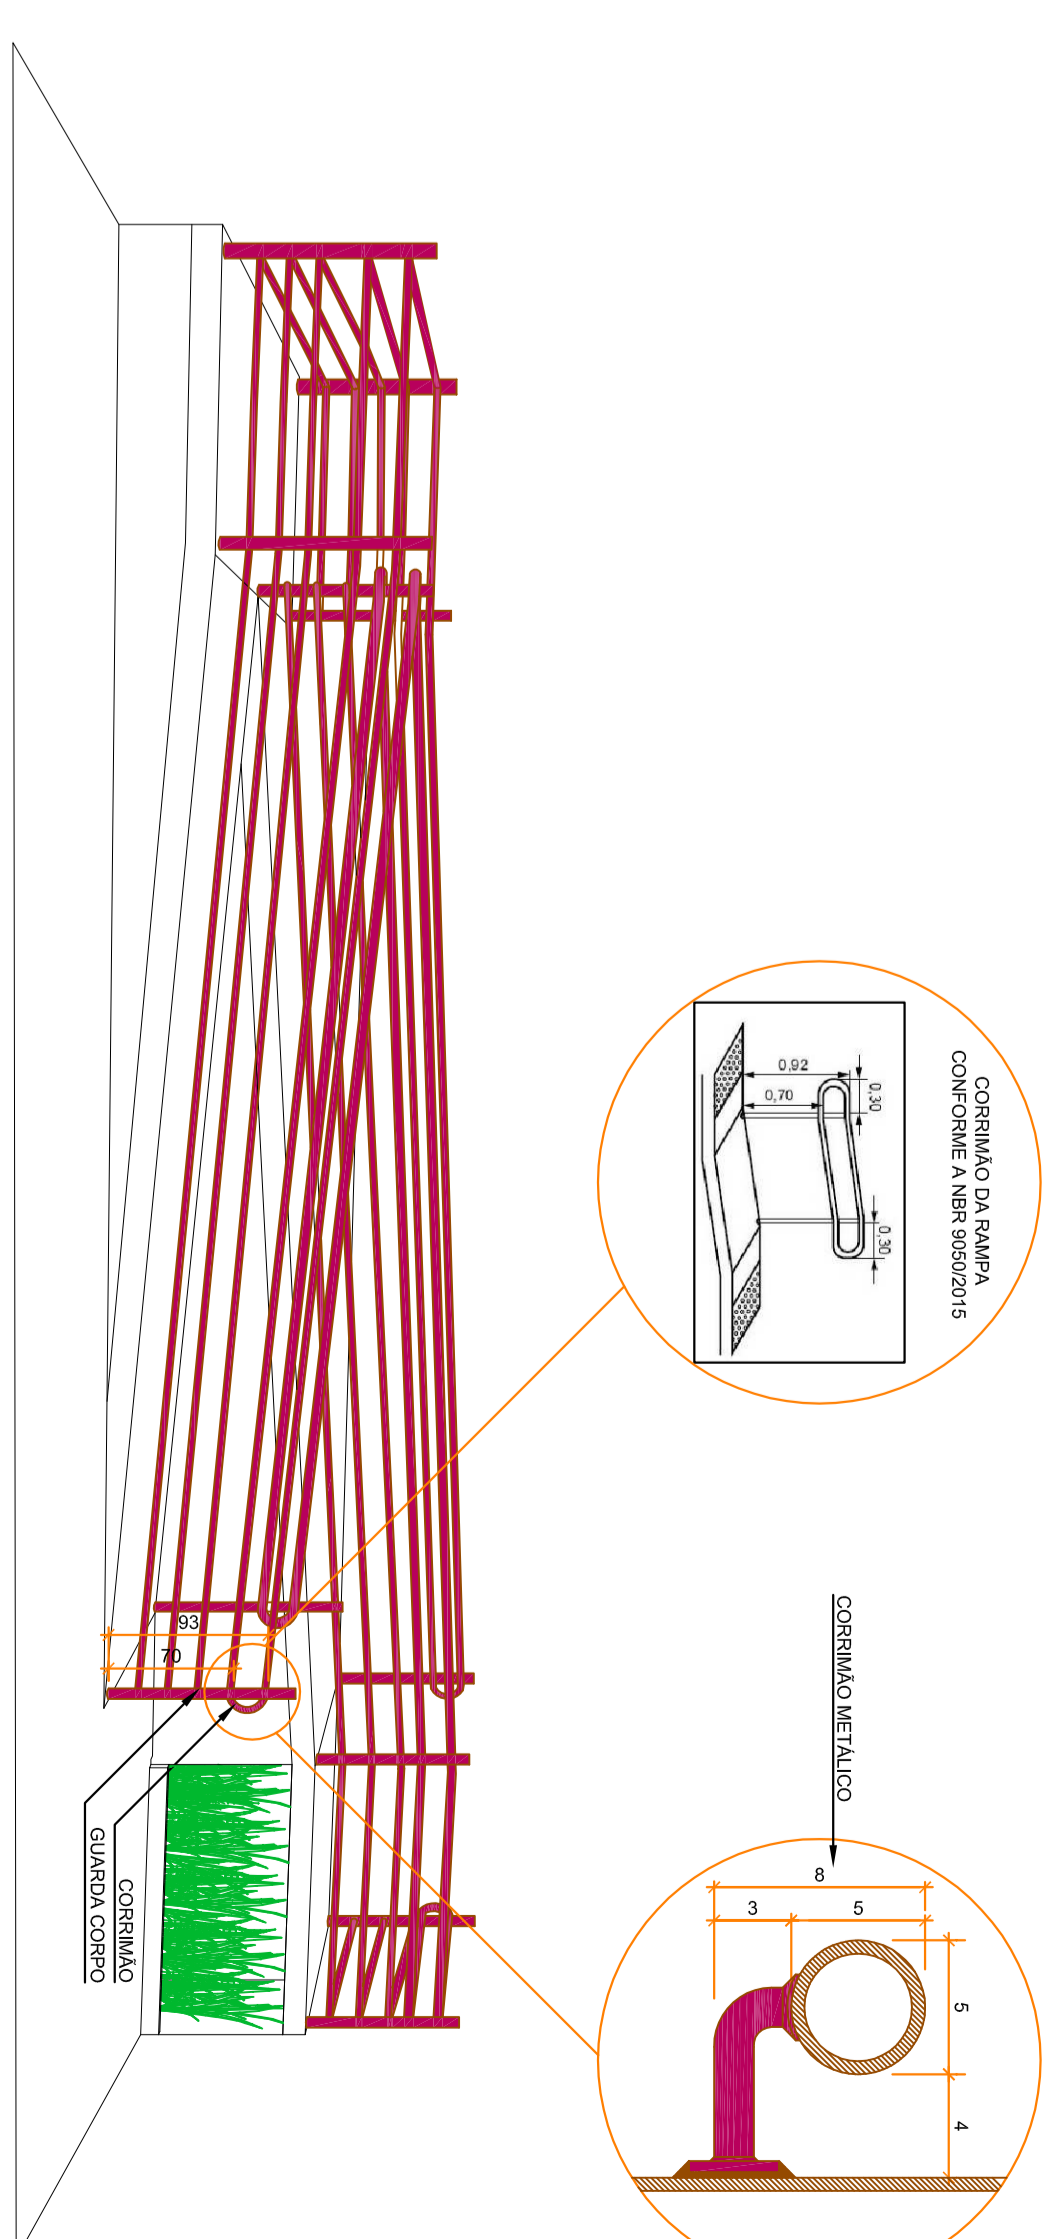

PLANTA DE LOCAÇÃO | COBERTURA



ESCALA: 1/100

PLANTA DE SITUAÇÃO SEM ESCALA

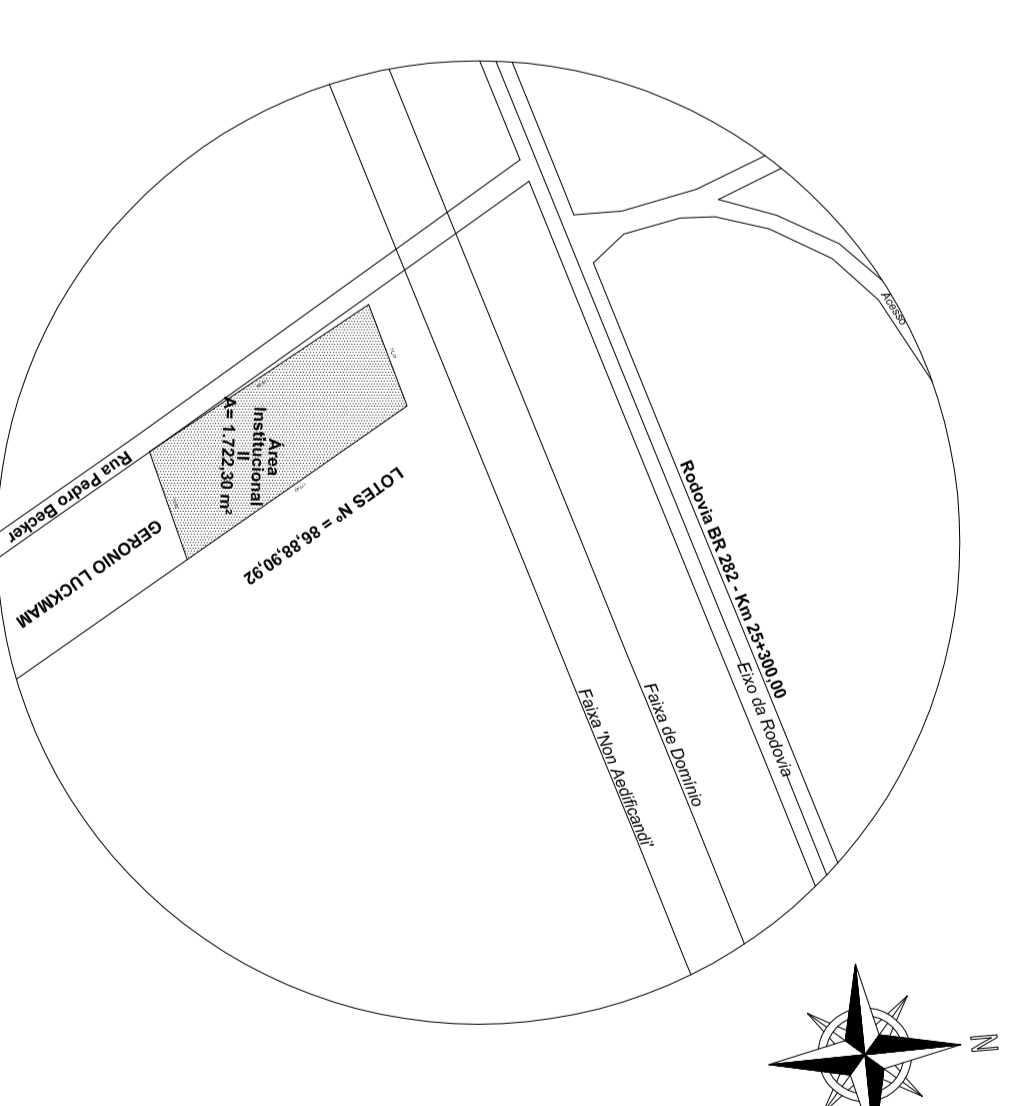

PLANTA BAIXA DO PAVIMENTO TÉRREO

ESCALA: 1:50

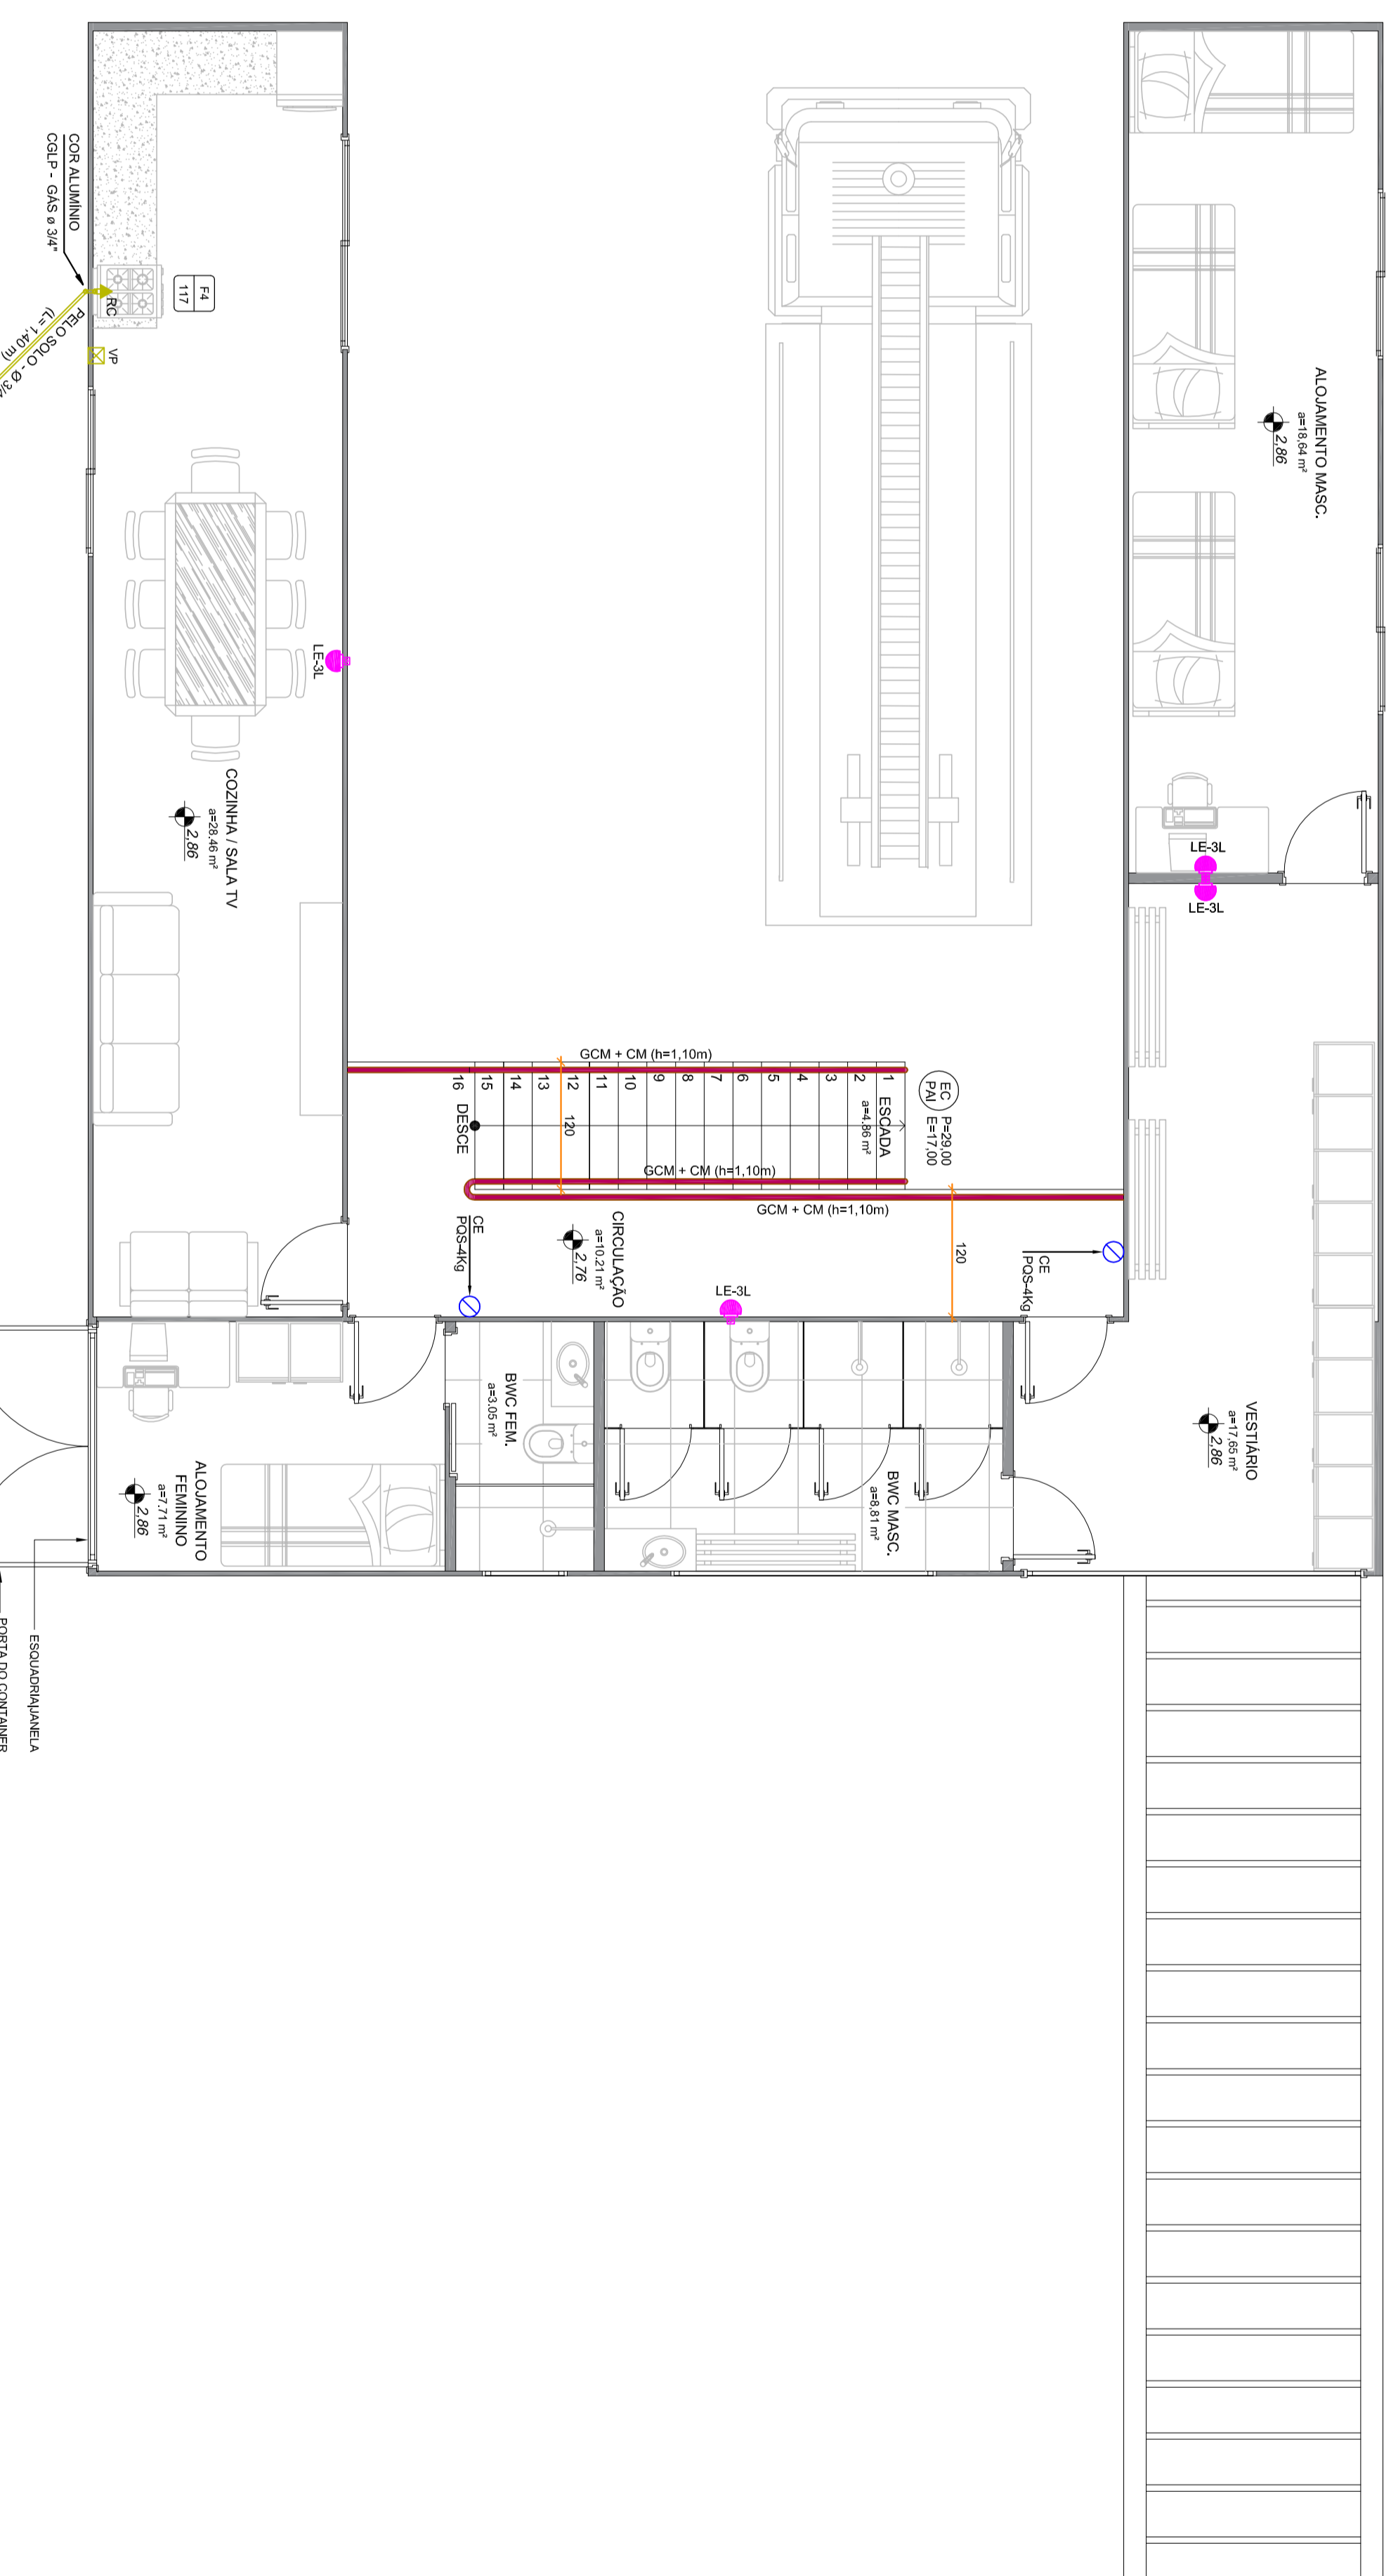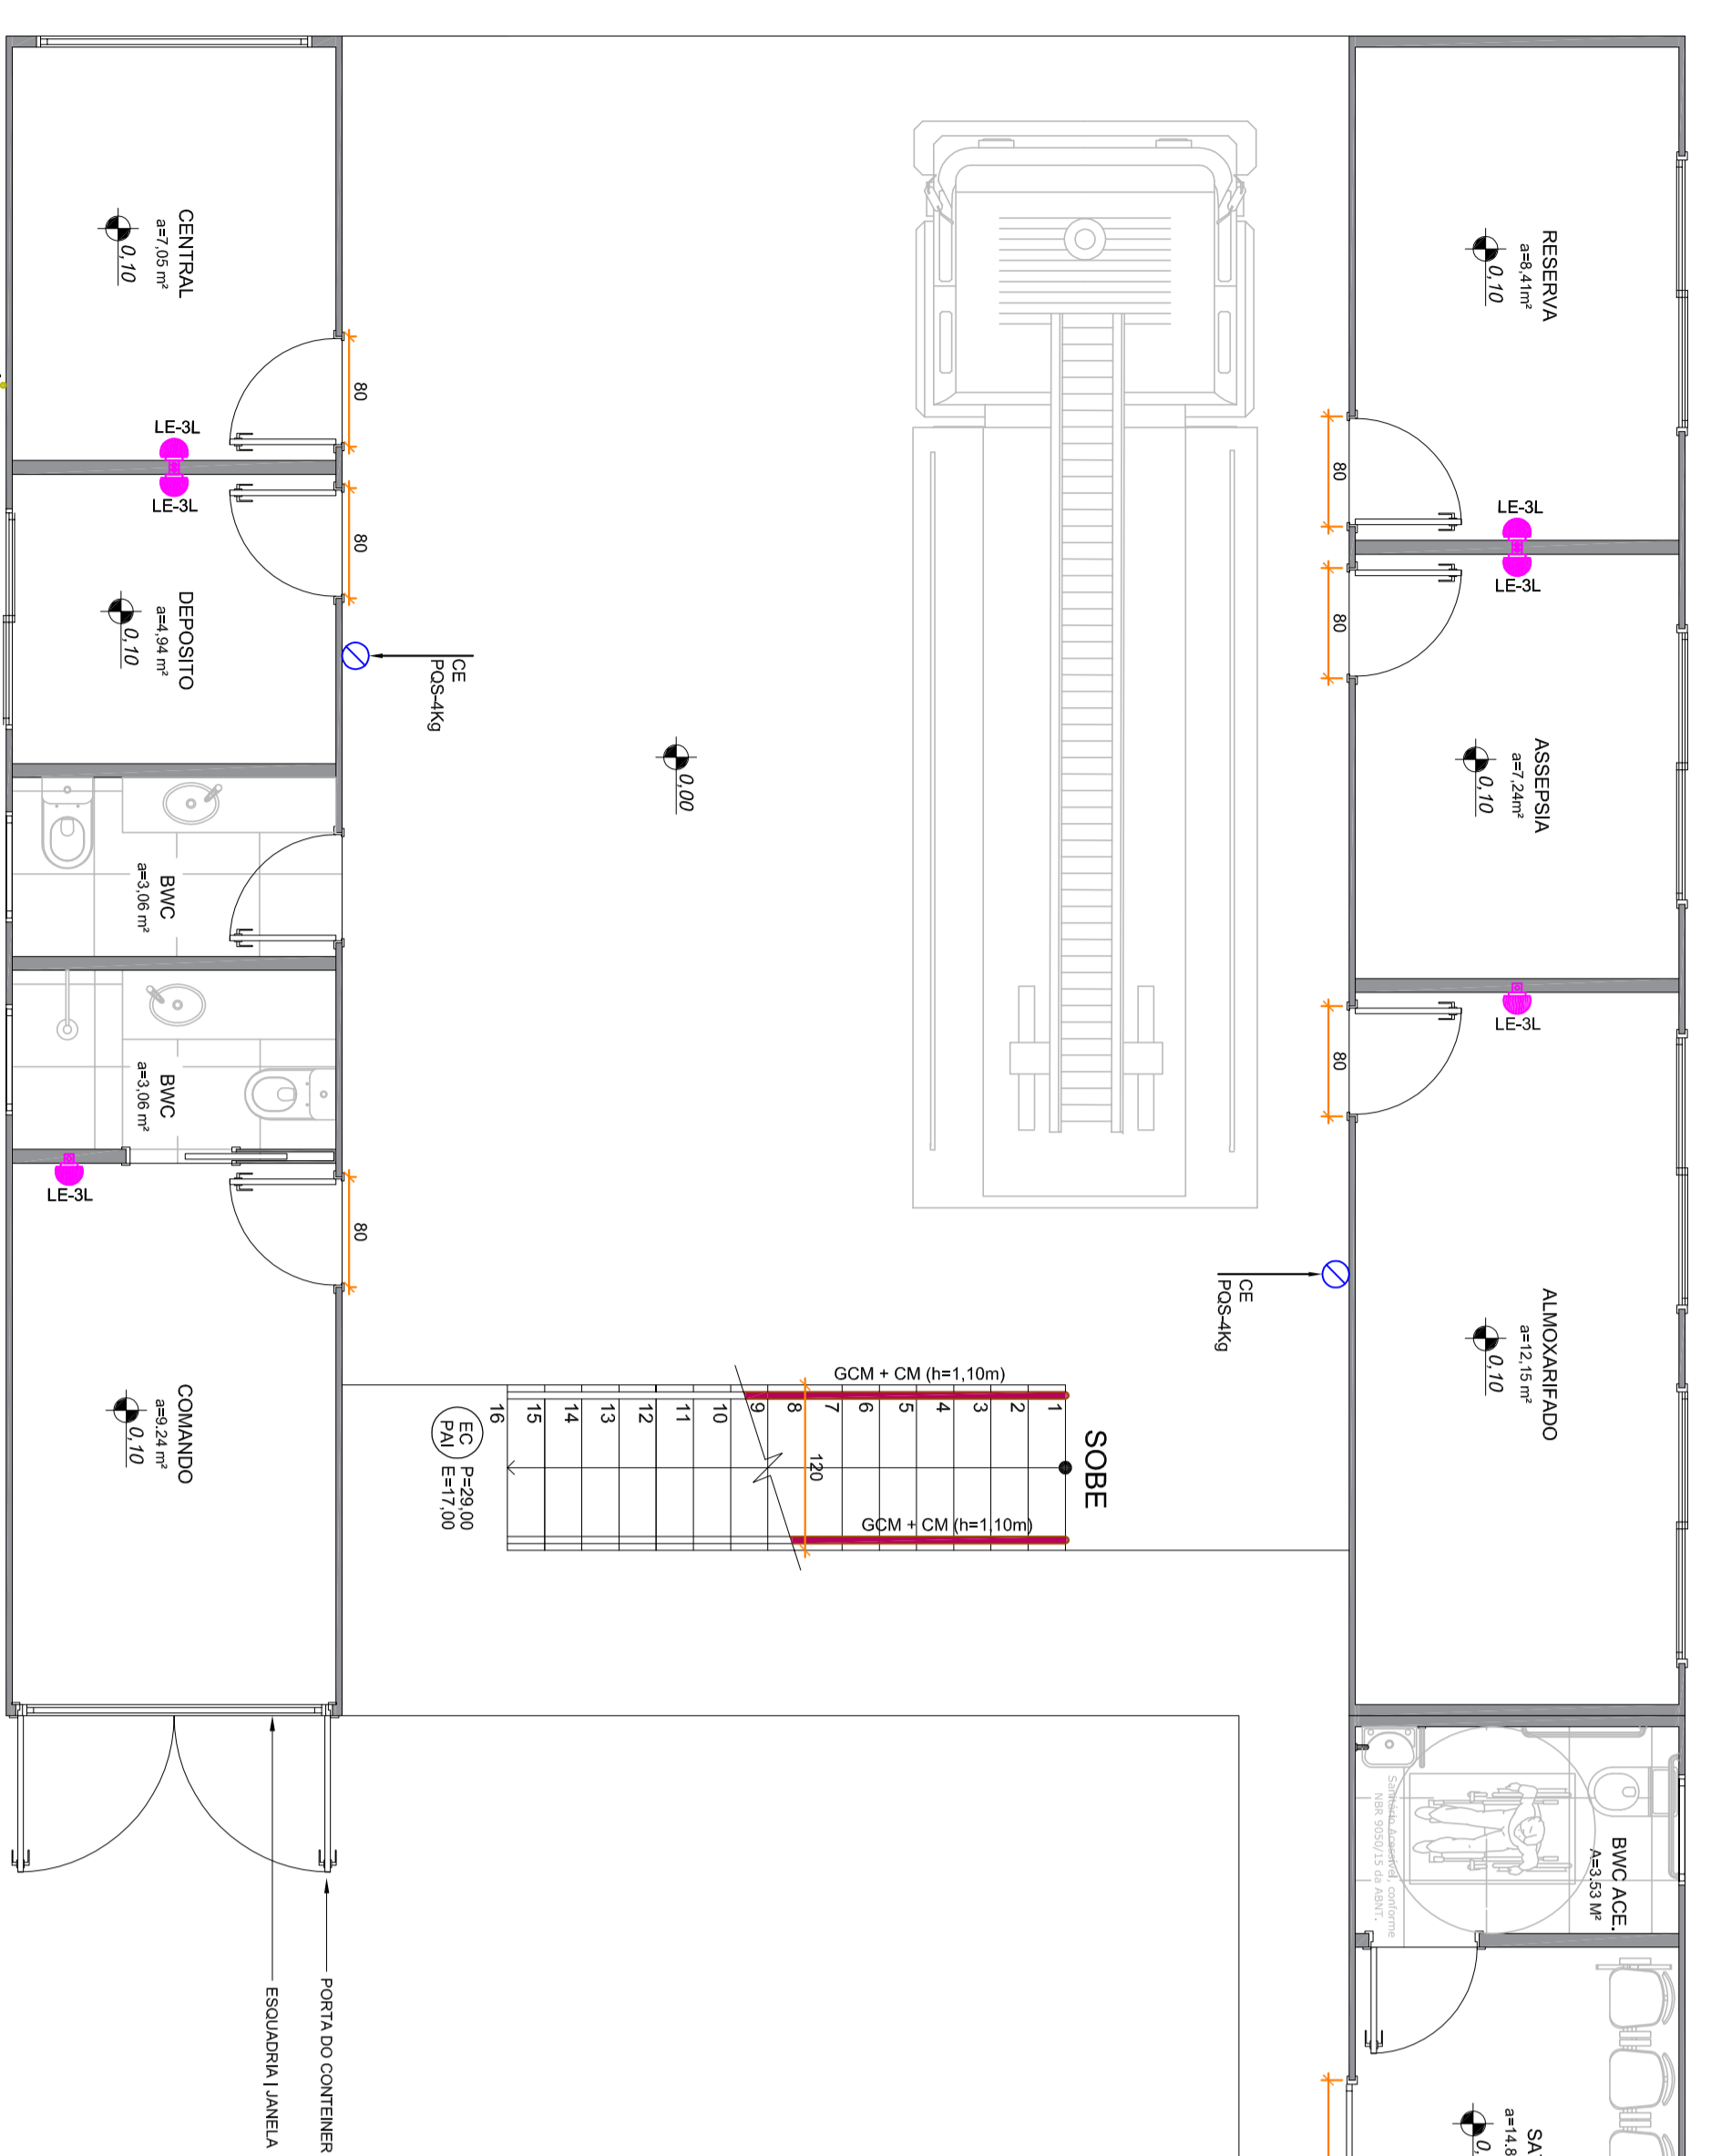

PLANTA BAIXA DO PAVIMENTO SUPERIOR

ESCALA: 1:50

LEGENDA

PROTEÇÃO POR EXTINTORES	
	PROTEÇÃO POR EXTINTORES
SAÍDAS DE EMERGENCIA	
	SAÍDAS DE EMERGENCIA
	SAÍDAS DE EMERGENCIA COM PORTA
	SAÍDAS DE EMERGENCIA COM PORTA E TRINCO
	SAÍDAS DE EMERGENCIA COM PORTA, TRINCO E EXTINTOR
	SAÍDAS DE EMERGENCIA COM PORTA, TRINCO, EXTINTOR E SINALIZADOR
	SAÍDAS DE EMERGENCIA COM PORTA, TRINCO, EXTINTOR, SINALIZADOR E EXTINTOR
	SAÍDAS DE EMERGENCIA COM PORTA, TRINCO, EXTINTOR, SINALIZADOR, EXTINTOR E SINALIZADOR

GÁS CANALIZADO	
	REDE DE GÁS CANALIZADO
	VALVULA DE FECHAMENTO
	VALVULA DE FECHAMENTO COM TRINCO
	VALVULA DE FECHAMENTO COM TRINCO E EXTINTOR
	VALVULA DE FECHAMENTO COM TRINCO, EXTINTOR E SINALIZADOR
	VALVULA DE FECHAMENTO COM TRINCO, EXTINTOR, SINALIZADOR E EXTINTOR

QUADRO DE ÁREAS

ÁREA	COBERTA	DESCOBERTA	ÁREA TOTAL
PAVIMENTO TÉRREO - QUARTIL	198,23 m²	92,91 m²	198,23 m²
PAVIMENTO SUPERIOR - QUARTIL	92,91 m²	92,91 m²	92,91 m²
ÁREA TOTAL COBERTURA	291,14 m²	92,91 m²	291,14 m²

PROJETO PREVENTIVO

engenharia

RUFA FREDETTO JOSÉ REINHO - Nº 2333 - SALA 105 - SANTO AMARO DA IMPERATRIZ - SC
 FONE: (49) 32563896
 WWW.ENGENHARIAJF.COM.BR

CORPO DE BOMBEIROS MILITAR

PROFESSOR	PROFESSOR	PROFESSOR	PROFESSOR
EDUARDO DE MOURA	EDUARDO DE MOURA	EDUARDO DE MOURA	EDUARDO DE MOURA
EDUARDO DE MOURA	EDUARDO DE MOURA	EDUARDO DE MOURA	EDUARDO DE MOURA
EDUARDO DE MOURA	EDUARDO DE MOURA	EDUARDO DE MOURA	EDUARDO DE MOURA

01