


PLANTA BAIXA

ESC. 1/50

MATERIAIS		
PISO	PAREDE	TETO
1	1	1
2	2	2

LEGENDAS


☑	CE	Pós 4kg (CAPACIDADE EXTINTORA - PÓ QUÍMICO SECO)
☑	SE	PLACA DE SINALIZAÇÃO SAÍDA DE EMERG. LUMINOSA (C/ BLOCO AUTÔNOMO)
☑	LE	LUMINÁRIA DE EMERGÊNCIA C/ BLOCO AUTÔNOMO (3 LUX / 3 LUX) 11x21,10m
☑	PAI	PROTEÇÃO ANTICOMBUSTÍVEL E QUE QUEMÃO DESPRENSA OMS TOXICOS (COEFICIENTE DE RESISTÊNCIA A ABRAVADO (PEI=4 OU PEI=5)

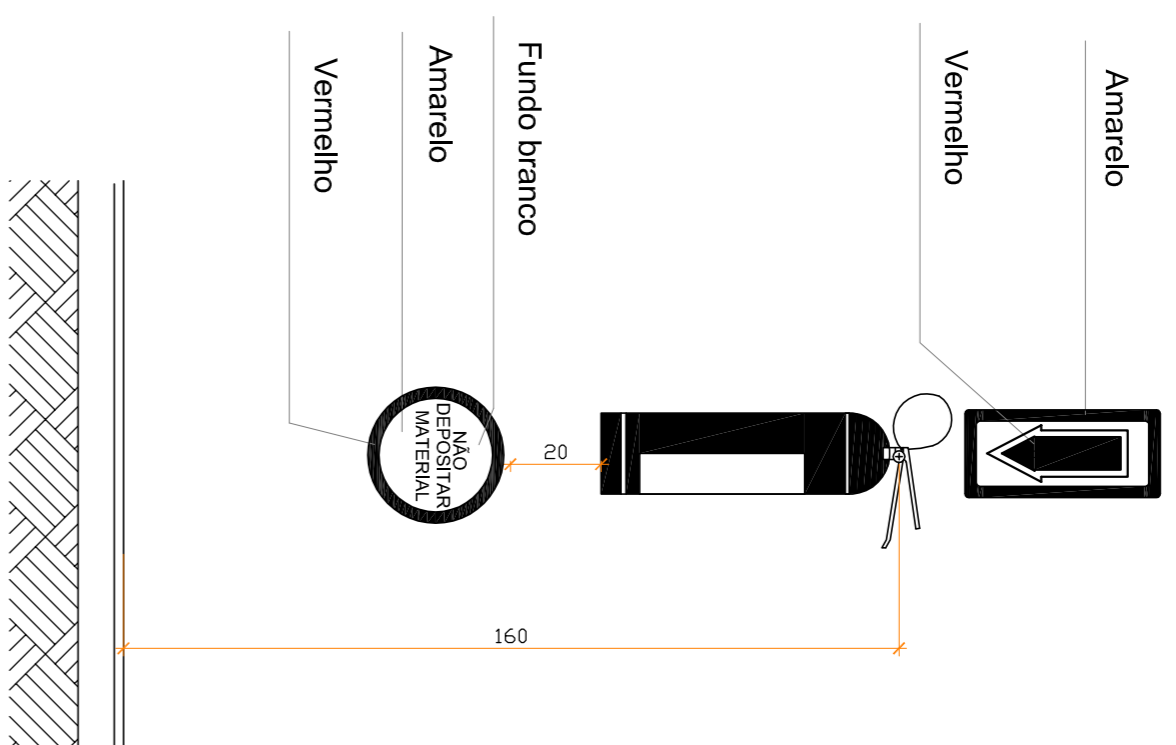

DETALHE CAPACIDADE EXTINTORA


ESCALA: 1/25

- PÓ QUÍMICO. CAPACIDADE EXTINTORA 4kg
- COLOCAR OS EXTINTORES EM LOCOS DE BOA VISIBILIDADE E ACESSO DESOBRIGADO
- A FIXAÇÃO DO APARELHO DEVERÁ SER INSALADA COM PRENSÃO DE SUPORTAR 25 VEZES O PESO TOTAL DO APARELHO A SER INSTALADO

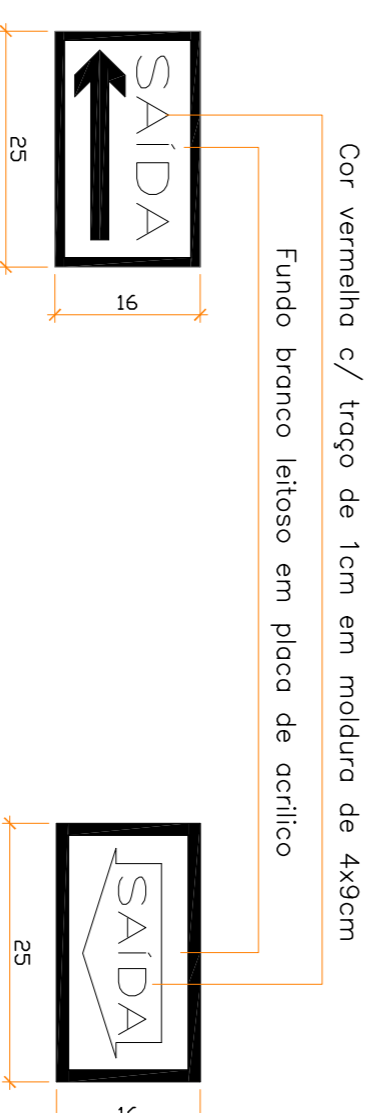

DETALHE PLACA DE SAÍDA DE EMERGÊNCIA LUMINOSA

ESCALA: 1/10

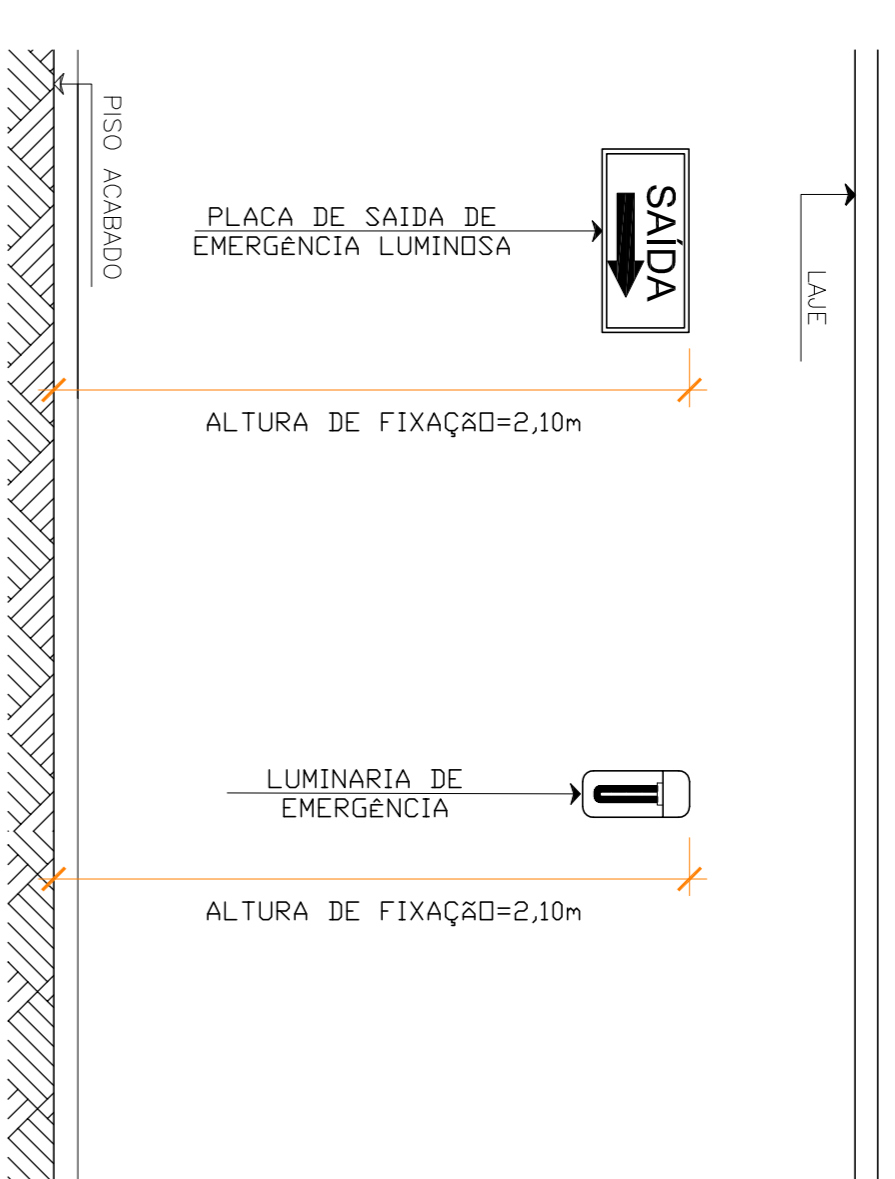

DETALHE FIXAÇÃO DAS PLACAS E LUMINÁRIAS

ESCALA: 1/25



PREFEITURA MUNICIPAL
SANTO AMARO DA IMPERATRIZ /SC

PRÇA. GOVERNADOR NÓ SILVEIRA, 306 - FONE: 3245 43000 - sai.adm@mpdiix.com.br

PREVENTIVO CONTRA INCÊNDIO

OPRA
CENTRO MUNICIPAL
EDUCAÇÃO INFANTIL
CAMINHO DO APRENDER

PREFEITURA MUNICIPAL DE SANTO AMARO DA IMPERATRIZ/SC

CONTEUDO
PLANTA BAIXA
DETAHES

PROPRIETARIO
ANTONIO CARLOS CAMPOS
ENC. CIVIL - CREIA 017051-0

LOCAL
RUA FREI DAVALDO MANNRETTI
BARRIO - CENTRO - SANTO AMARO DA IMPERATRIZ / SC

DESENHO
T.C. DATA OUTUBRO/2020 ESCALA INICIAL

FRANCA
01/01